

立法會
Legislative Council

立法會PWSC79/05-06號文件

檔 號：CB1/F/2/5

電 話：2509 4602

日 期：2006年6月13日

發文者：工務小組委員會秘書

受文者：工務小組委員會各位委員

 
工務小組委員會

有關127BF—昂船洲政府船塢消防處潛水訓練中心的補充資料

在工務小組委員會2006年5月29日的會議上，委員在審議有關上述項目的討論文件PWSC(2006-07)16時，要求政府提供有關在擬建潛水訓練中心提供的設施的二維及／或橫切面圖。政府當局作出的書面回應現隨文附上。

2. 財務委員會將於2006年6月23日的會議上審議工務小組委員會就上述項目所提出的建議。

工務小組委員會秘書


(胡錫謙)

連附件

副本致：財務委員會其他委員

政府總部
香港下亞厘畢道



GOVERNMENT SECRETARIAT
LOWER ALBERT ROAD
HONG KONG

本函檔號 OUR REF.: SF(3) SEC 4/5/1

來函檔號 YOUR REF.:

傳真 (2869 6794) 及郵遞急件

電話號碼 : 2810 3948

傳真號碼 : 2868 9159

香港中環
昃臣道 8 號
立法會秘書處
工務小組委員會秘書

(經辦人 : 胡錫謙先生)

胡先生 :

財務委員會工務小組委員會
跟進 2006 年 5 月 29 日會議
127BF - 昂船洲政府船塢消防處潛水訓練中心

工務小組委員會在 2006 年 5 月 29 日審議有關上述工程計劃的 PWSC(2006-07)16 號文件時，要求政府提供有關在擬建潛水訓練中心提供的設施的二維及／或橫切面圖。現隨函附上所要求的切面圖，以供於 2006 年 6 月 23 日財務委員會會議前提交委員傳閱。

保安局局長

(李麗筠




代行)

副本送

財經事務及庫務局 (經辦人 : 袁詠妍女士) 傳真 : 2147 5240
消防處 (經辦人 : 張賢椒先生) 傳真 : 2369 0941
建築署 (經辦人 : 麥家俊先生) 傳真 : 2804 6805

二零零六年六月十二日

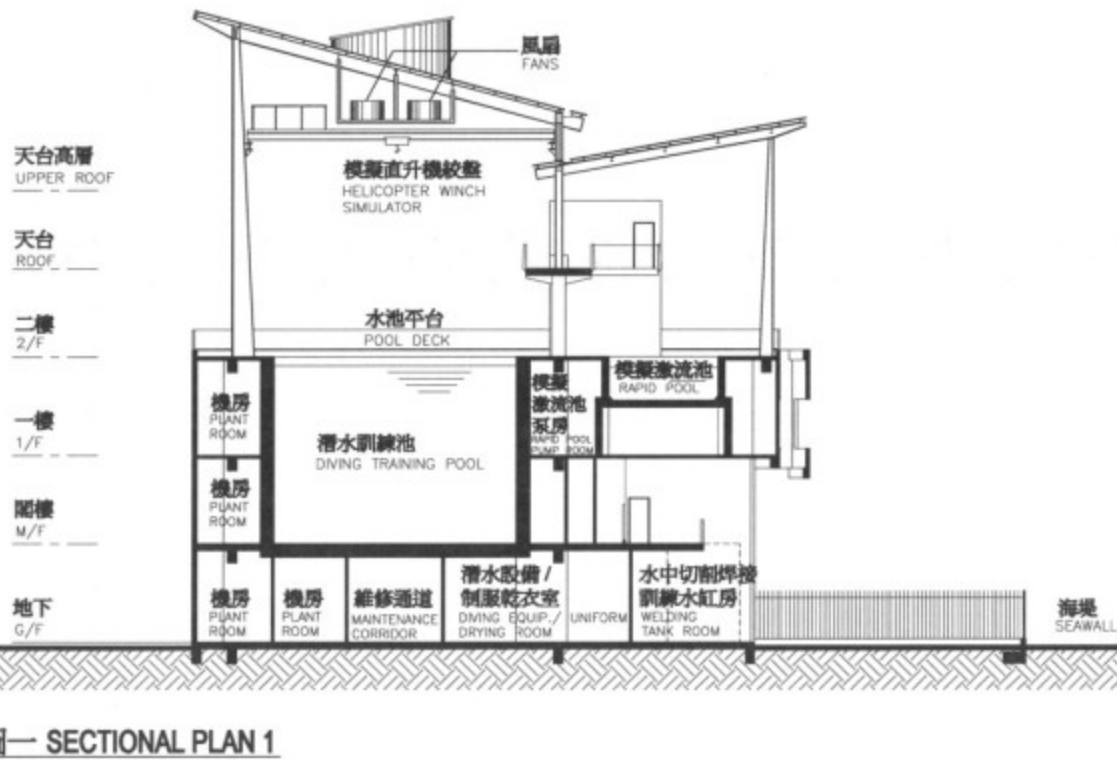

切面圖一 SECTIONAL PLAN 1



位置圖 KEY PLAN

比例 SCALE 1:1500

127BF
 昂船洲政府船塢消防處潛水訓練中心
 FIRE SERVICES DEPARTMENT DIVING TRAINING CENTRE IN THE
 GOVERNMENT DOCKYARD AT STONECUTTERS ISLAND

drawn by

J.L

date

06.06

drawing no.

AB/5970/XA101

scale

1:300

approved

T.H

date


06.06

office

PROJECT MANAGEMENT BRANCH



ARCHITECTURAL
 SERVICES
 DEPARTMENT

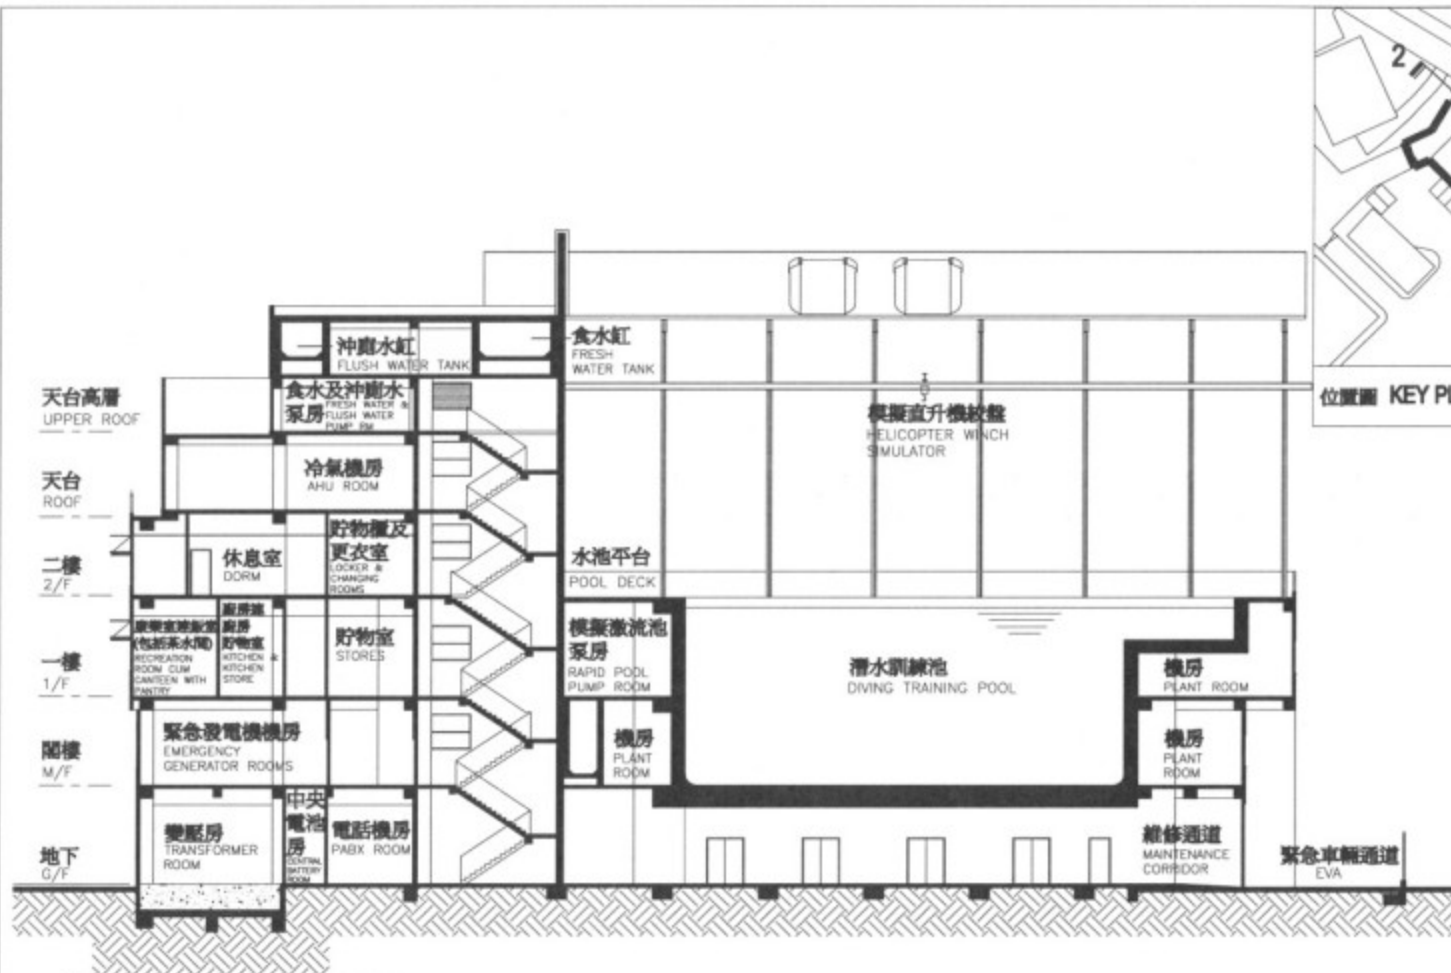

位置圖 KEY PLAN 比例 SCALE 1:1500

切面圖二 SECTIONAL PLAN 2

127BF
 昂船洲政府船塢消防處潛水訓練中心
 FIRE SERVICES DEPARTMENT DIVING TRAINING CENTRE IN THE
 GOVERNMENT DOCKYARD AT STONECUTTERS ISLAND

drawn by	J.L.	date	06.06
approved	T.H.	date	06.06
office	PROJECT MANAGEMENT BRANCH		

drawing no.	scale
AB/5970/XA102	1:300
 ARCHITECTURAL SERVICES DEPARTMENT	